


Załącznik nr 6a

Lp.	Pomieszczenie	Pow. [m2]
1	Komunikacja	16,23
2	Siłownia	25,69
3	Kotłownia	24,73
Razem		66,65

TEMAT : Szkic inwentaryzacyjny świetlicy w Chróścielowie	
Inwestor: Gminy Kietrz ul. 3 Maja 1, 48-130 Kietrz	
Położenie: Chróścielów nr 51	Skala: 1:100
	Format: A3
	Data: III 2020
Tytuł rysunku: Rzut Piwnic	Opracował: mgr inż. Artur Szombara upr. nr SLK/8044/PBKb/18

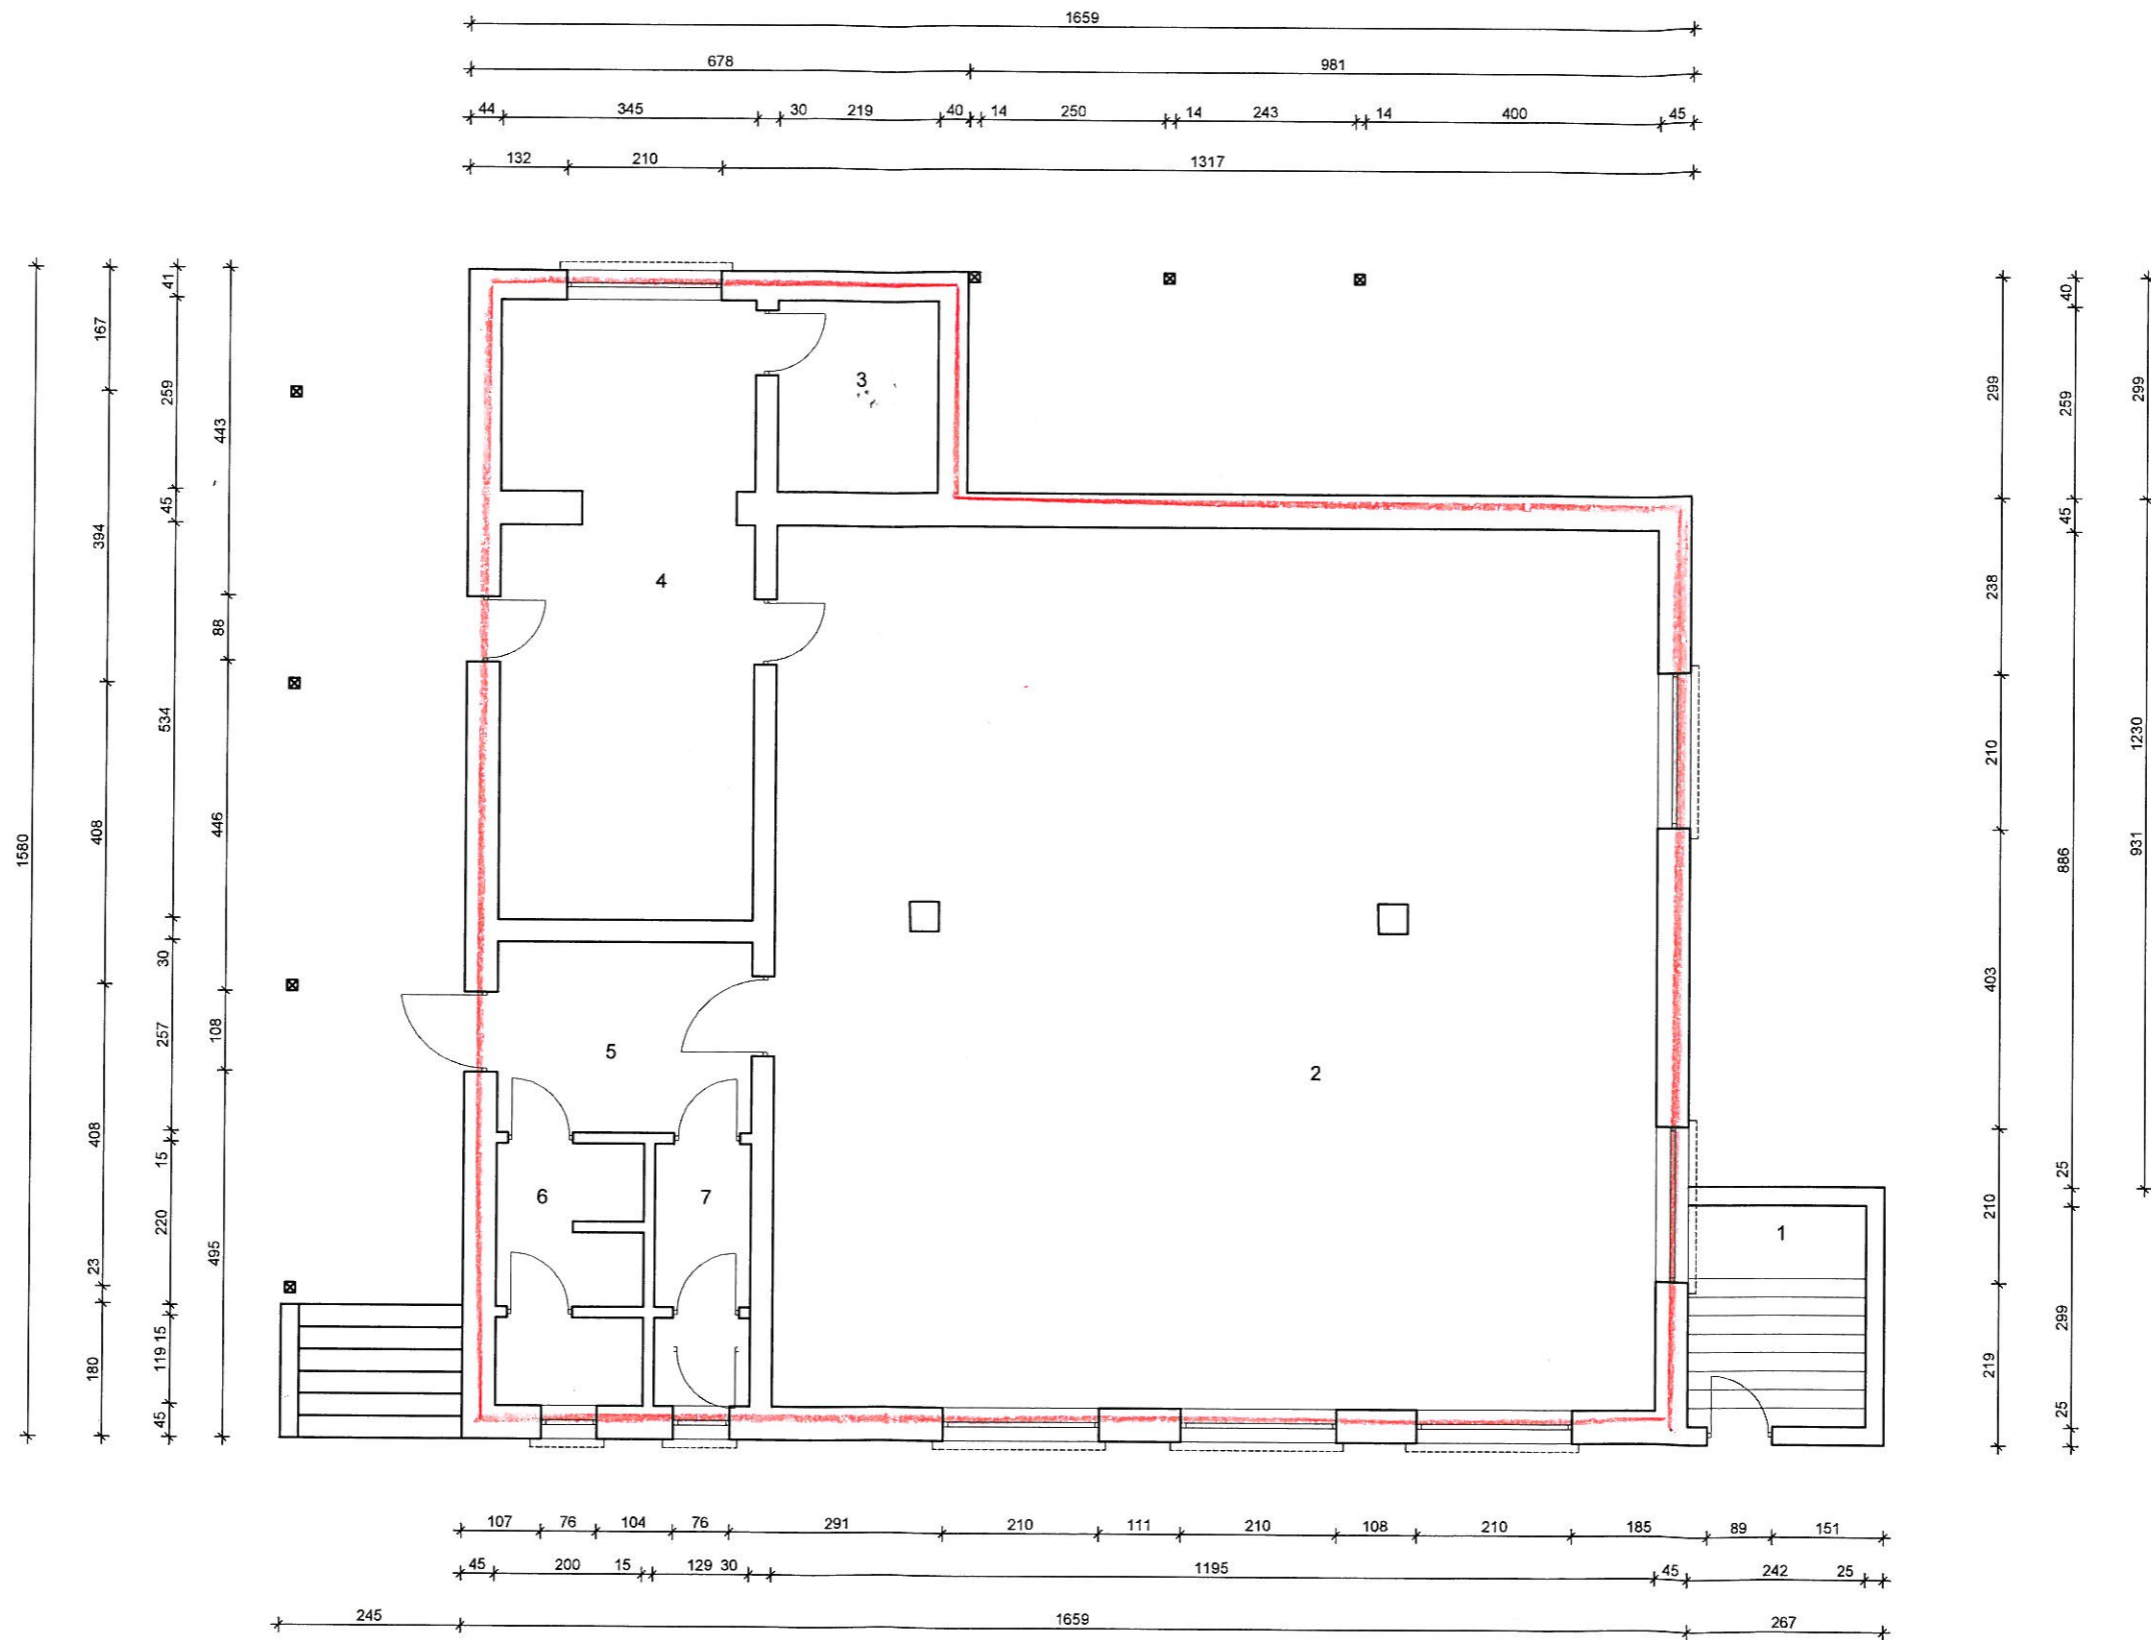

Lp.	Pomieszczenie	Pow. [m2]
1	Klatka schodowa	7,23
2	Sala	134,36
3	Magazyn	5,62
4	Kuchnia	28,85

5	Komunikacja	8,84
6	Sanitariaty nr 1	7,08
7	Sanitariaty nr 2	4,56
Razem		196,54

Załącznik nr 6b

TEMAT : Szkic inwentaryzacyjny świetlicy w Chróścielowie

Inwestor: Gminy Kietrz
ul. 3 Maja 1, 48-130 Kietrz

Położenie: Chróścielów nr 51

Skala: 1:100

Format: A3

Data: III 2020

Tytuł rysunku: Rzut Parteru

Opracował:
mgr inż. Artur Szombara
upr. nr SLK/6044/PBKb/18